

REGIONE SICILIANA  
COMUNE DI CAPACI  
(Provincia Regionale di Palermo)

OPERE DI ADEGUAMENTO E MESSA IN SICUREZZA DELL'ASILO NIDO IN  
VIA DEGLI OLEANDRI


IL PROGETTISTA  
Arch. Tanja Giambruno  
Ing. Giuseppe Lo Porto

Il R.U.P.:  
ing. Giuseppe Lo Iacono

elaborati PROGETTO: IMPIANTO ELETTRICO	tavola <b>T6</b>	scala <b>1:100</b>
	data Rev. gennaio 2014	



PIANTA SCALA 1/100

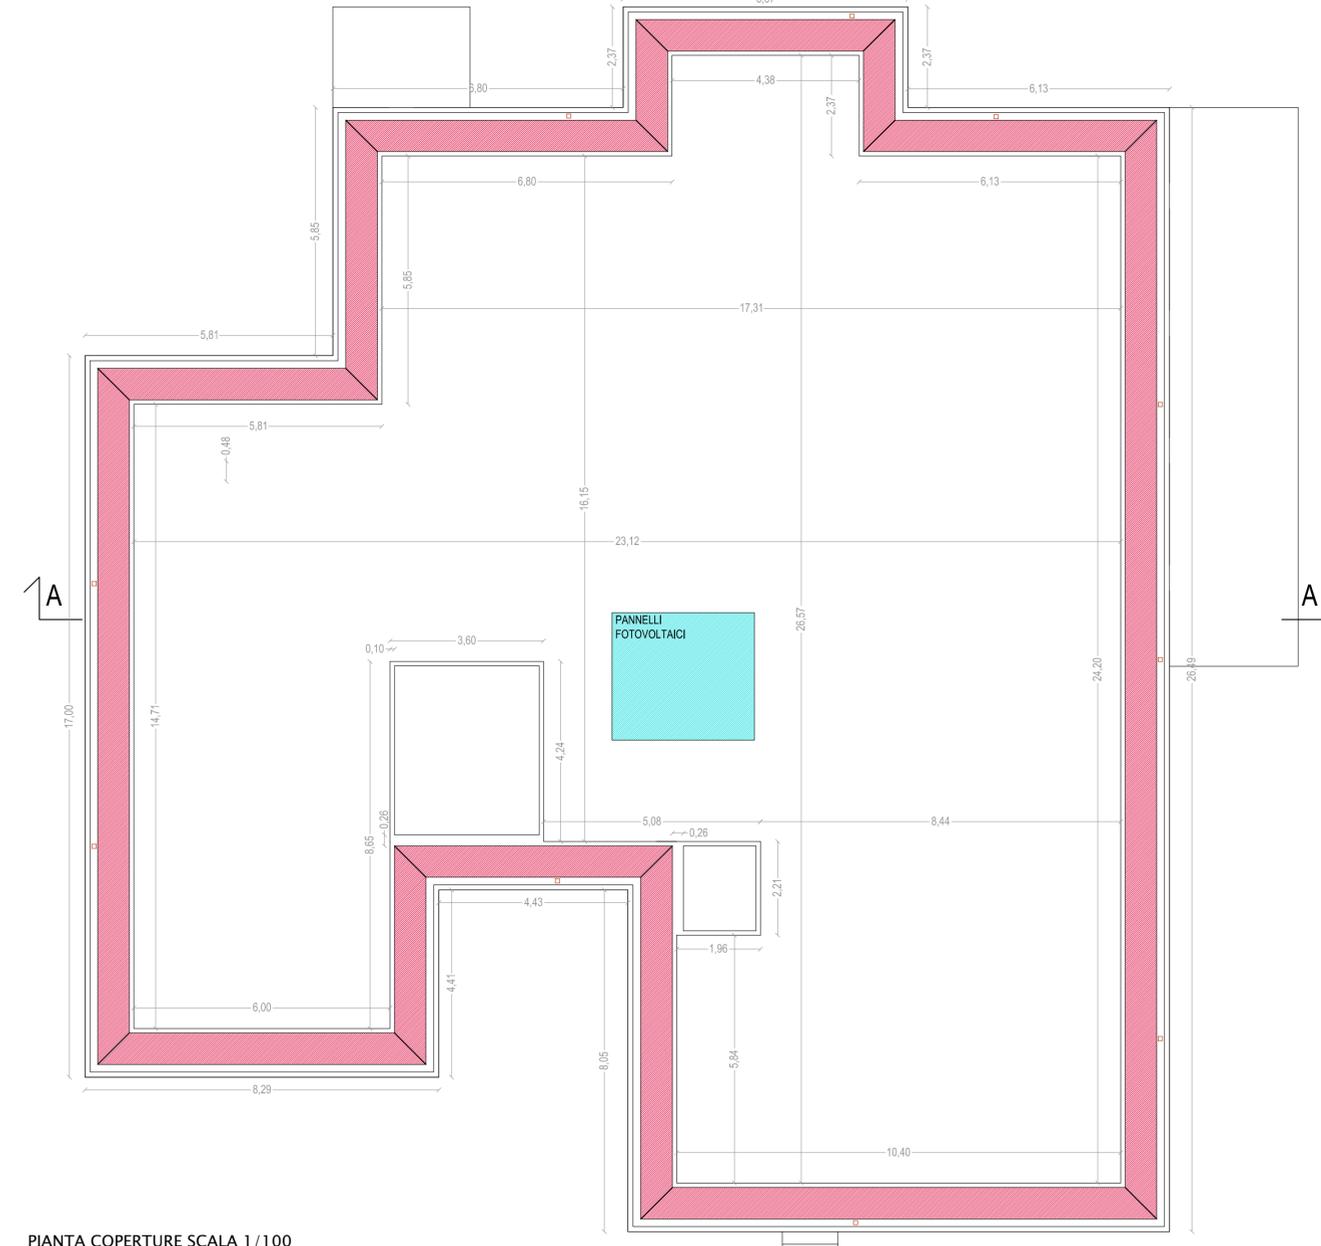

PIANTA COPERTURE SCALA 1/100

LEGENDA LOCALI	
PT-01 Accettazione	PT-15 Riposo Divezzi
PT-02 Anti-Wc	PT-16 Servizio Divezzi
PT-03 Servizio	PT-17 Anti Cucina
PT-04 Infermeria	PT-18 Cucina
PT-05 Disimpegno	PT-19 Sala Mensa
PT-06 Lavanderia/Stireria	PT-20 Aula Divezzi
PT-07 Disimpegno	PT-21 Aula Divezzi
PT-08 Deposito	PT-22 Aula Divezzi
PT-09 Spogliatoio	PT-23 Riposo Semi Divezzi
PT-10 Servizio	PT-24 Aula Lattanti
PT-11 Servizio	PT-25 Servizio Lattanti
PT-12 Spogliatoio	PT-26 Riposo Lattanti
PT-13 Servizio	PT-27 Ufficio
PT-14 Servizio	PT-28 Spazio Comune

LEGENDA SIMBOLI			
	Quadro elettrico		Quadro CEE IP65 contenente n°1 presa CEE17 3P+N+T 16A e n°1 presa CEE17 2P+T 16A interbloccate e protette da fusibili
	Plafoniera prismaticata IP40 a plafone con lampade FL 2x18W		Interruttore di comando luce in scatola da incasso
	Plafoniera prismaticata IP40 a plafone con lampade FL 4x14W		Deviatore di comando luce in scatola da incasso
	Plafoniera lamellare IP20 ottica dark light a plafone con lampade FL 4x14W		Interruttore di comando luce in scatola da incasso IP55
	Plafoniera stagna IP65 a plafone con lampade FL 2x36W		Presa bispasso 10/16A in scatola da incasso
	Plafoniera da incasso IP54 con lampada FL 2x18W		Presa bivalente (UNEL16A + bispasso 10/16A) in scatola da incasso
	Plafoniera stagna IP43 a plafone con lampada FL 18W		Interruttore di comando luce e presa bispasso 10/16A in scatola da incasso IP55
	Proiettore IP65 a parete con lampada JM 150W		Unità interna
	Plafoniera di emergenza a parete IP40 S.E. con lampada FLC 11W, autonomia 1h		Pozzetto in PVC 40x40cmxcm con picchetto in acciaio zincato da 1.5m
	Plafoniera di emergenza a parete IP40 S.E. con lampada FLC 18W, autonomia 1h		Cassetta di derivazione da incasso o a vista
	Plafoniera di sicurezza IP40 S.A. a parete con pittogramma indicante la via di esodo con lampada FLC 18W, autonomia 1h		Tubazione FK15 sottotraccia